

Studio in Cocquio Trevisago Contrada S. Bartolomeo n.36 (Va) Tel. 0332/701201 - 3355939285
e-mail: marfo@costantiniarchitetti.com
Iscritto all'Ordine degli Architetti della Provincia di Varese n.904

progetto:
Progetto definitivo per la realizzazione di camminamento a servizio del Parco delle Torrazze.

oggetto:
- Planimetria predisposizione impianto d'illuminazione.

tavola:
6

CUP E27H19000850004.


il committente: COMUNE DI LAVENO MOMBELLO

scala: 1:100

il progettista:

aggi.to:

data: 26 giugno 2020

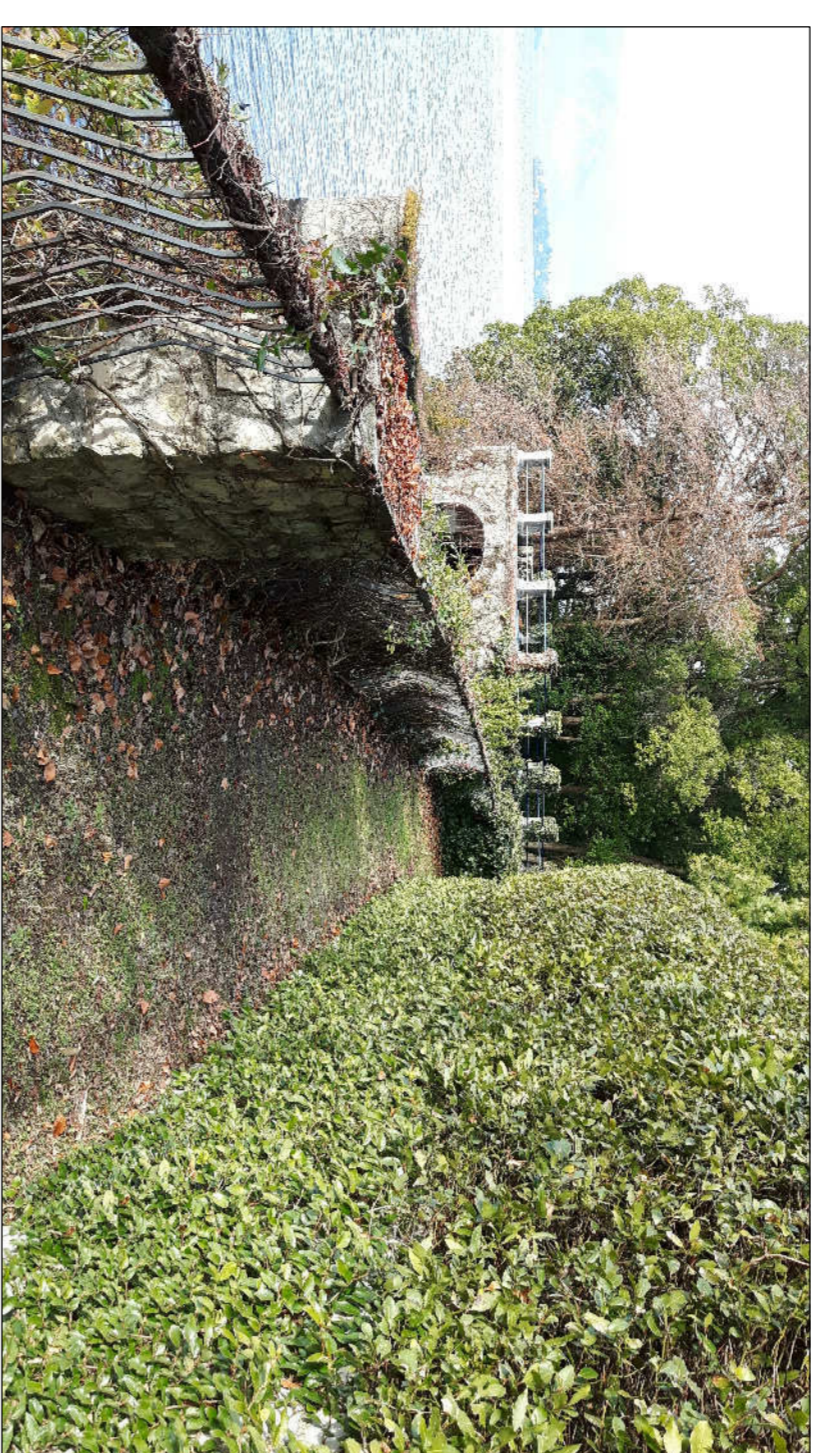

LEGENDA:

Sedute cm. 300 x 35 (S1 - S2 - S3)

Pozzetto in materiale plastico da 30x30x30 copperchio a tenuta e drenaggio di fondo

Cassero per faretto d'incasso tipo Admiral 6w 24 W CRI 80

Tubazioni carugate per esterno diametro 63 mm di collegamento ai Pozzetti P1 al P8

Tubazioni carugate per esterno diametro 25 mm di collegamento tra Pozzetti Pn ai punti luce

Disposizione Led

Quadro elettrico generale posizionamenti ipotetici

COLLEGAMENTI DEI PASSACAVI

Passacavo del diametro 63 mm, dovrà collegare tutti i pozzetti dal n. P1 al P11 e contenere filo sonda:

I passacavo da 25 mm, per il collegamento dei pozzetti con i casseri faretto - schema di massima:

P2: dal faretto n. 1 al n.3 e led L1

P3: dal faretto n.4 al n.7

P5: dal faretto n.8 al n.10

P6: dal faretto n.11 al n.14


P7: dal faretto n.15 al n.16 e led L2

P8: interno darsena

P9: dal faretto n.17 al n.18

P10: dal faretto n.19 al n.20

P11: dal faretto n.21 al n.22 e led L3

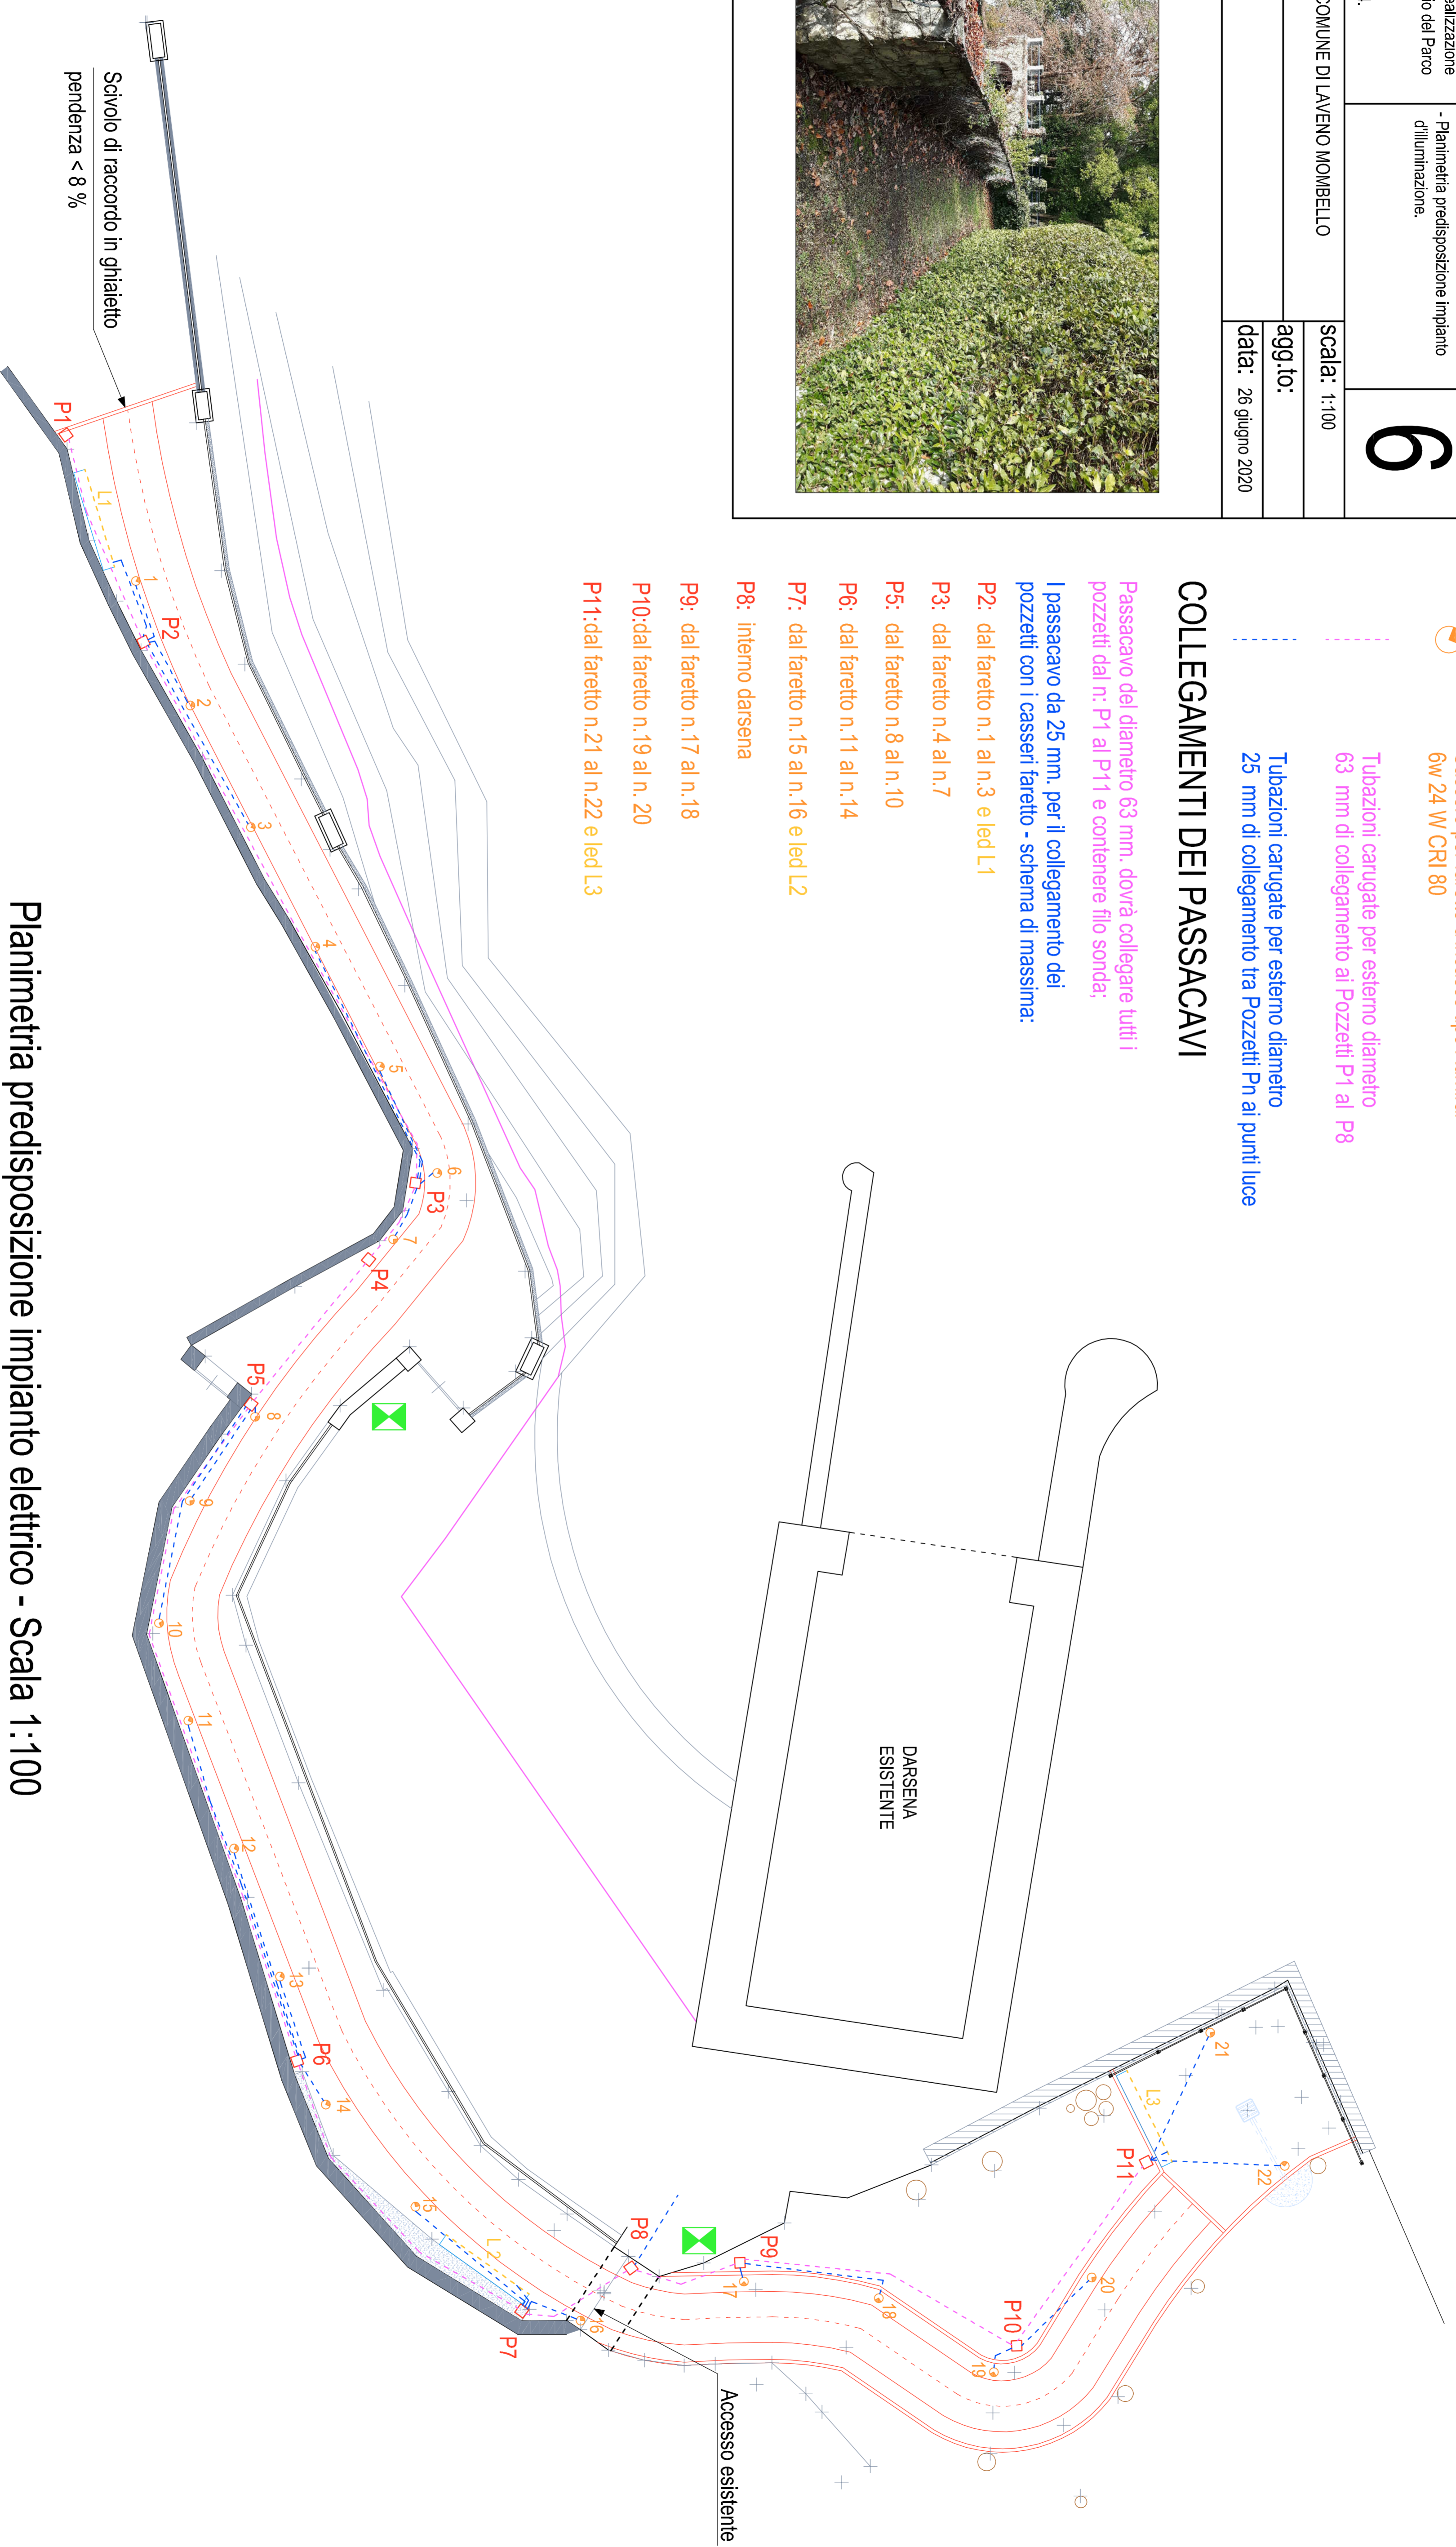

Planimetria predisposizione impianto elettrico - Scala 1:100

